



CORTE A-B
ESCALA 1:20

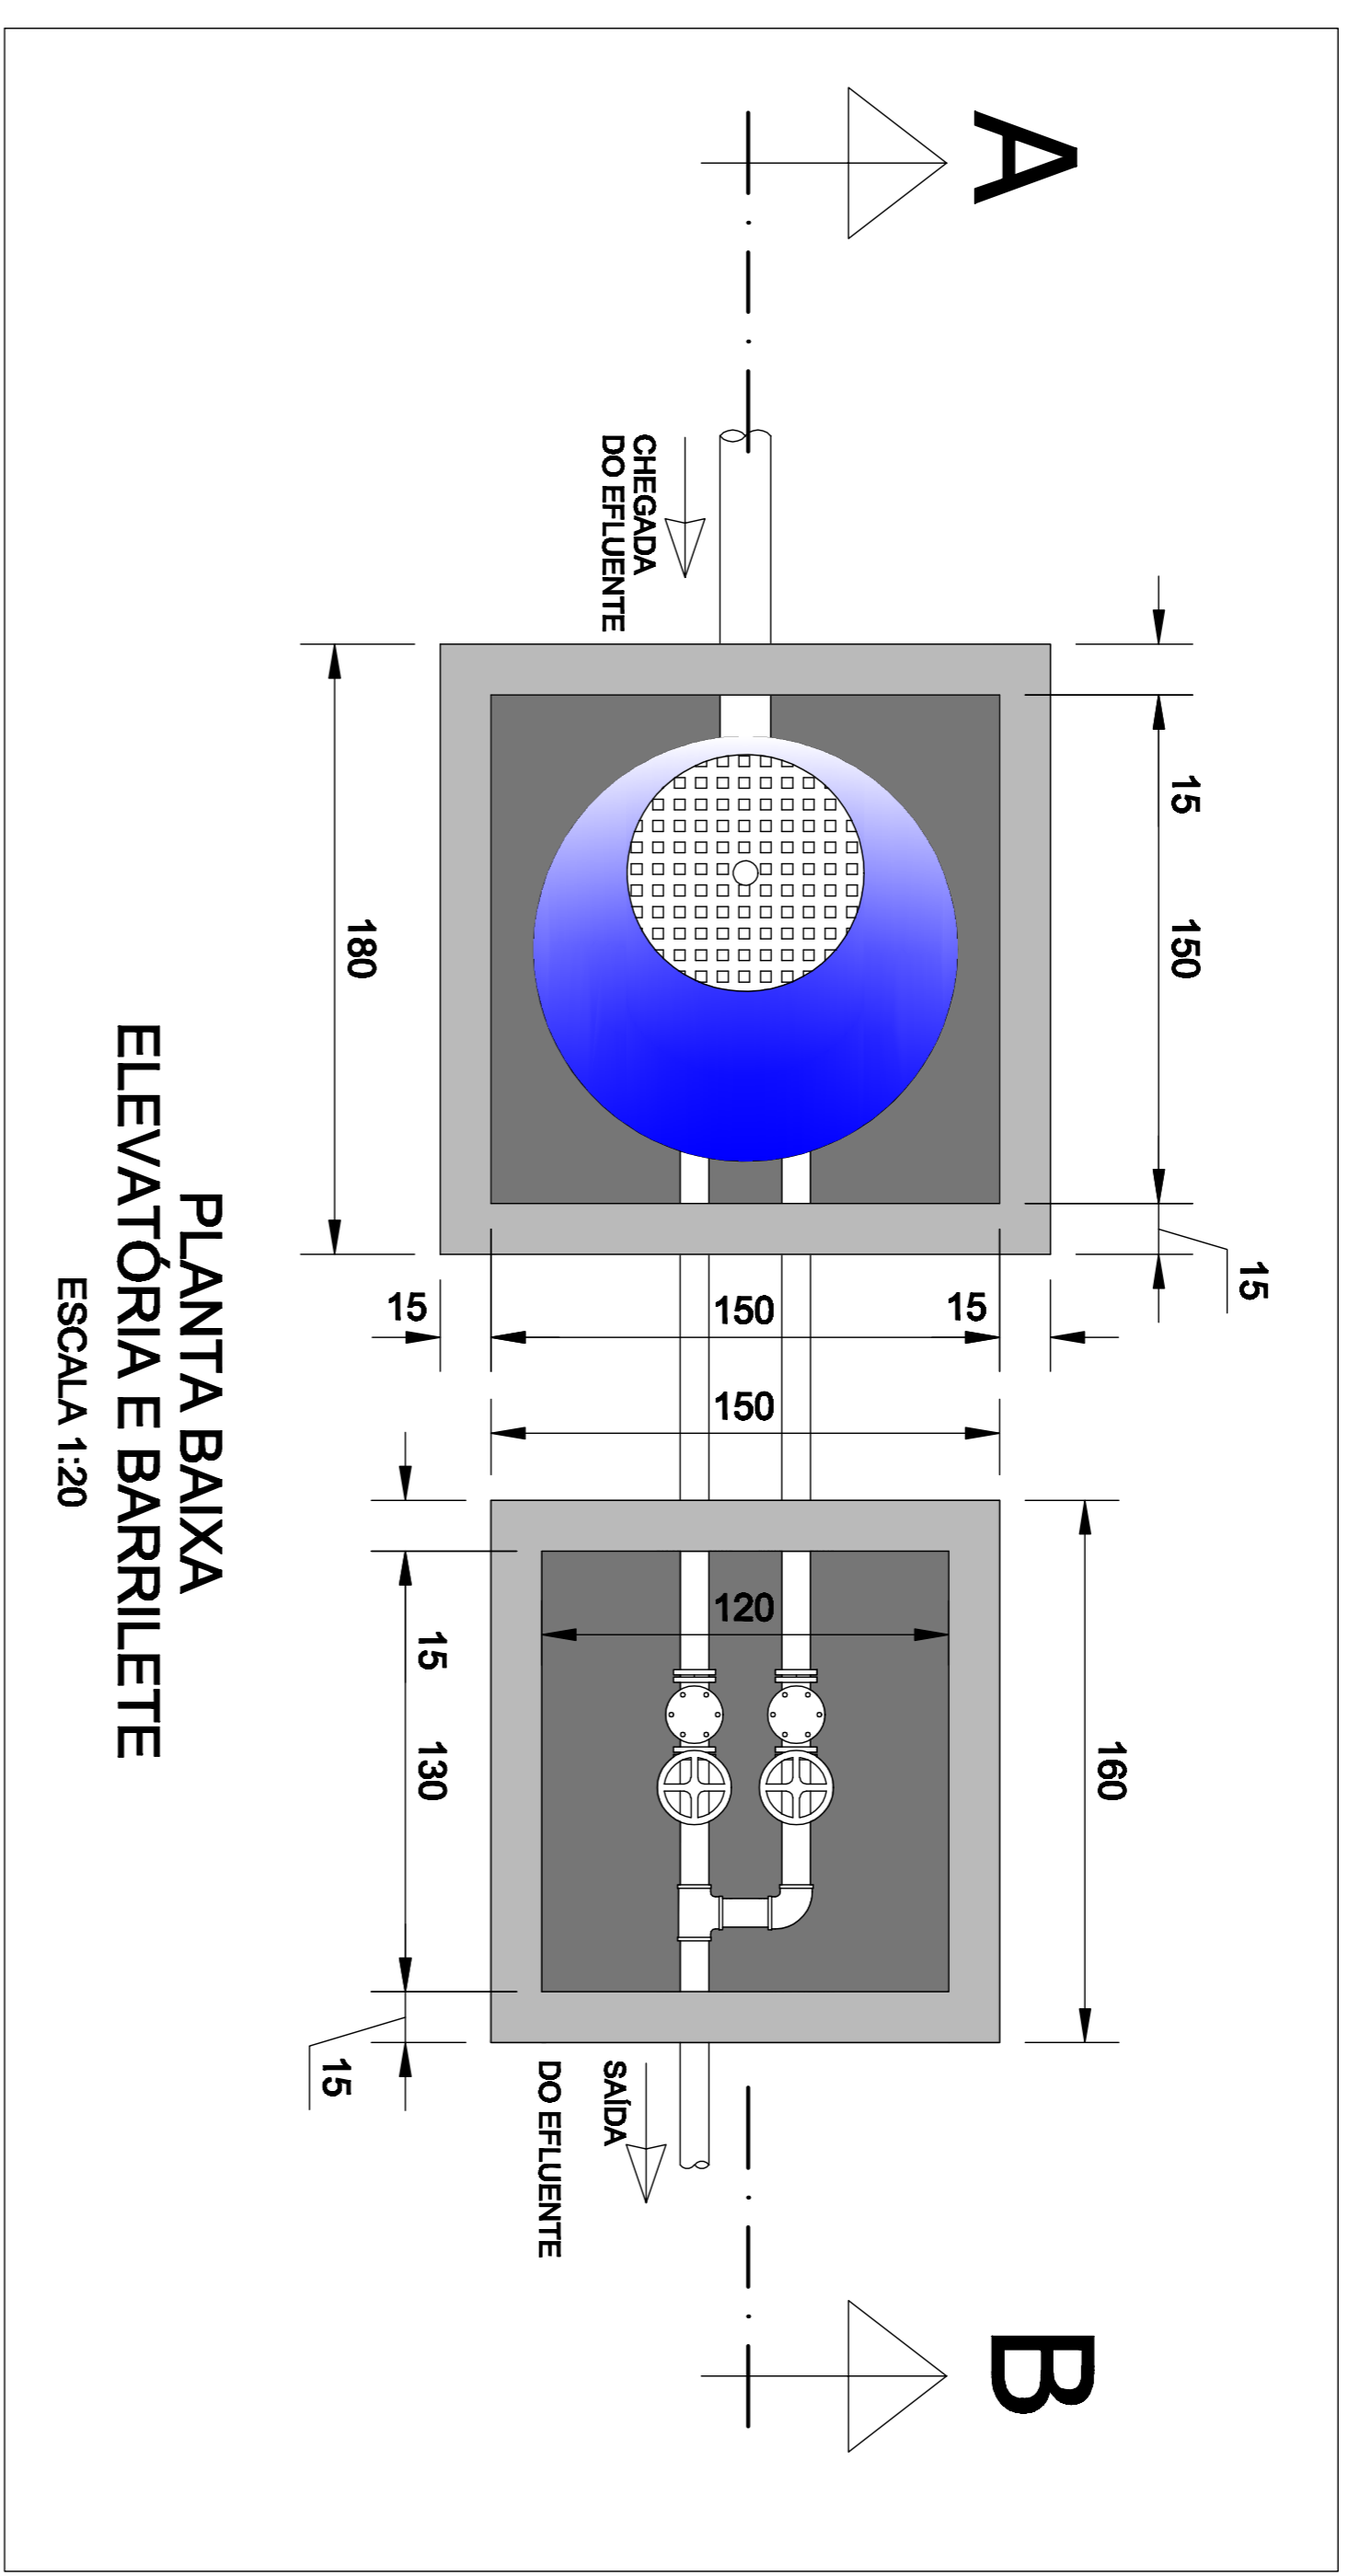


PLANTA BAIXA
ELEVATÓRIA E BARRILETE
ESCALA 1:20

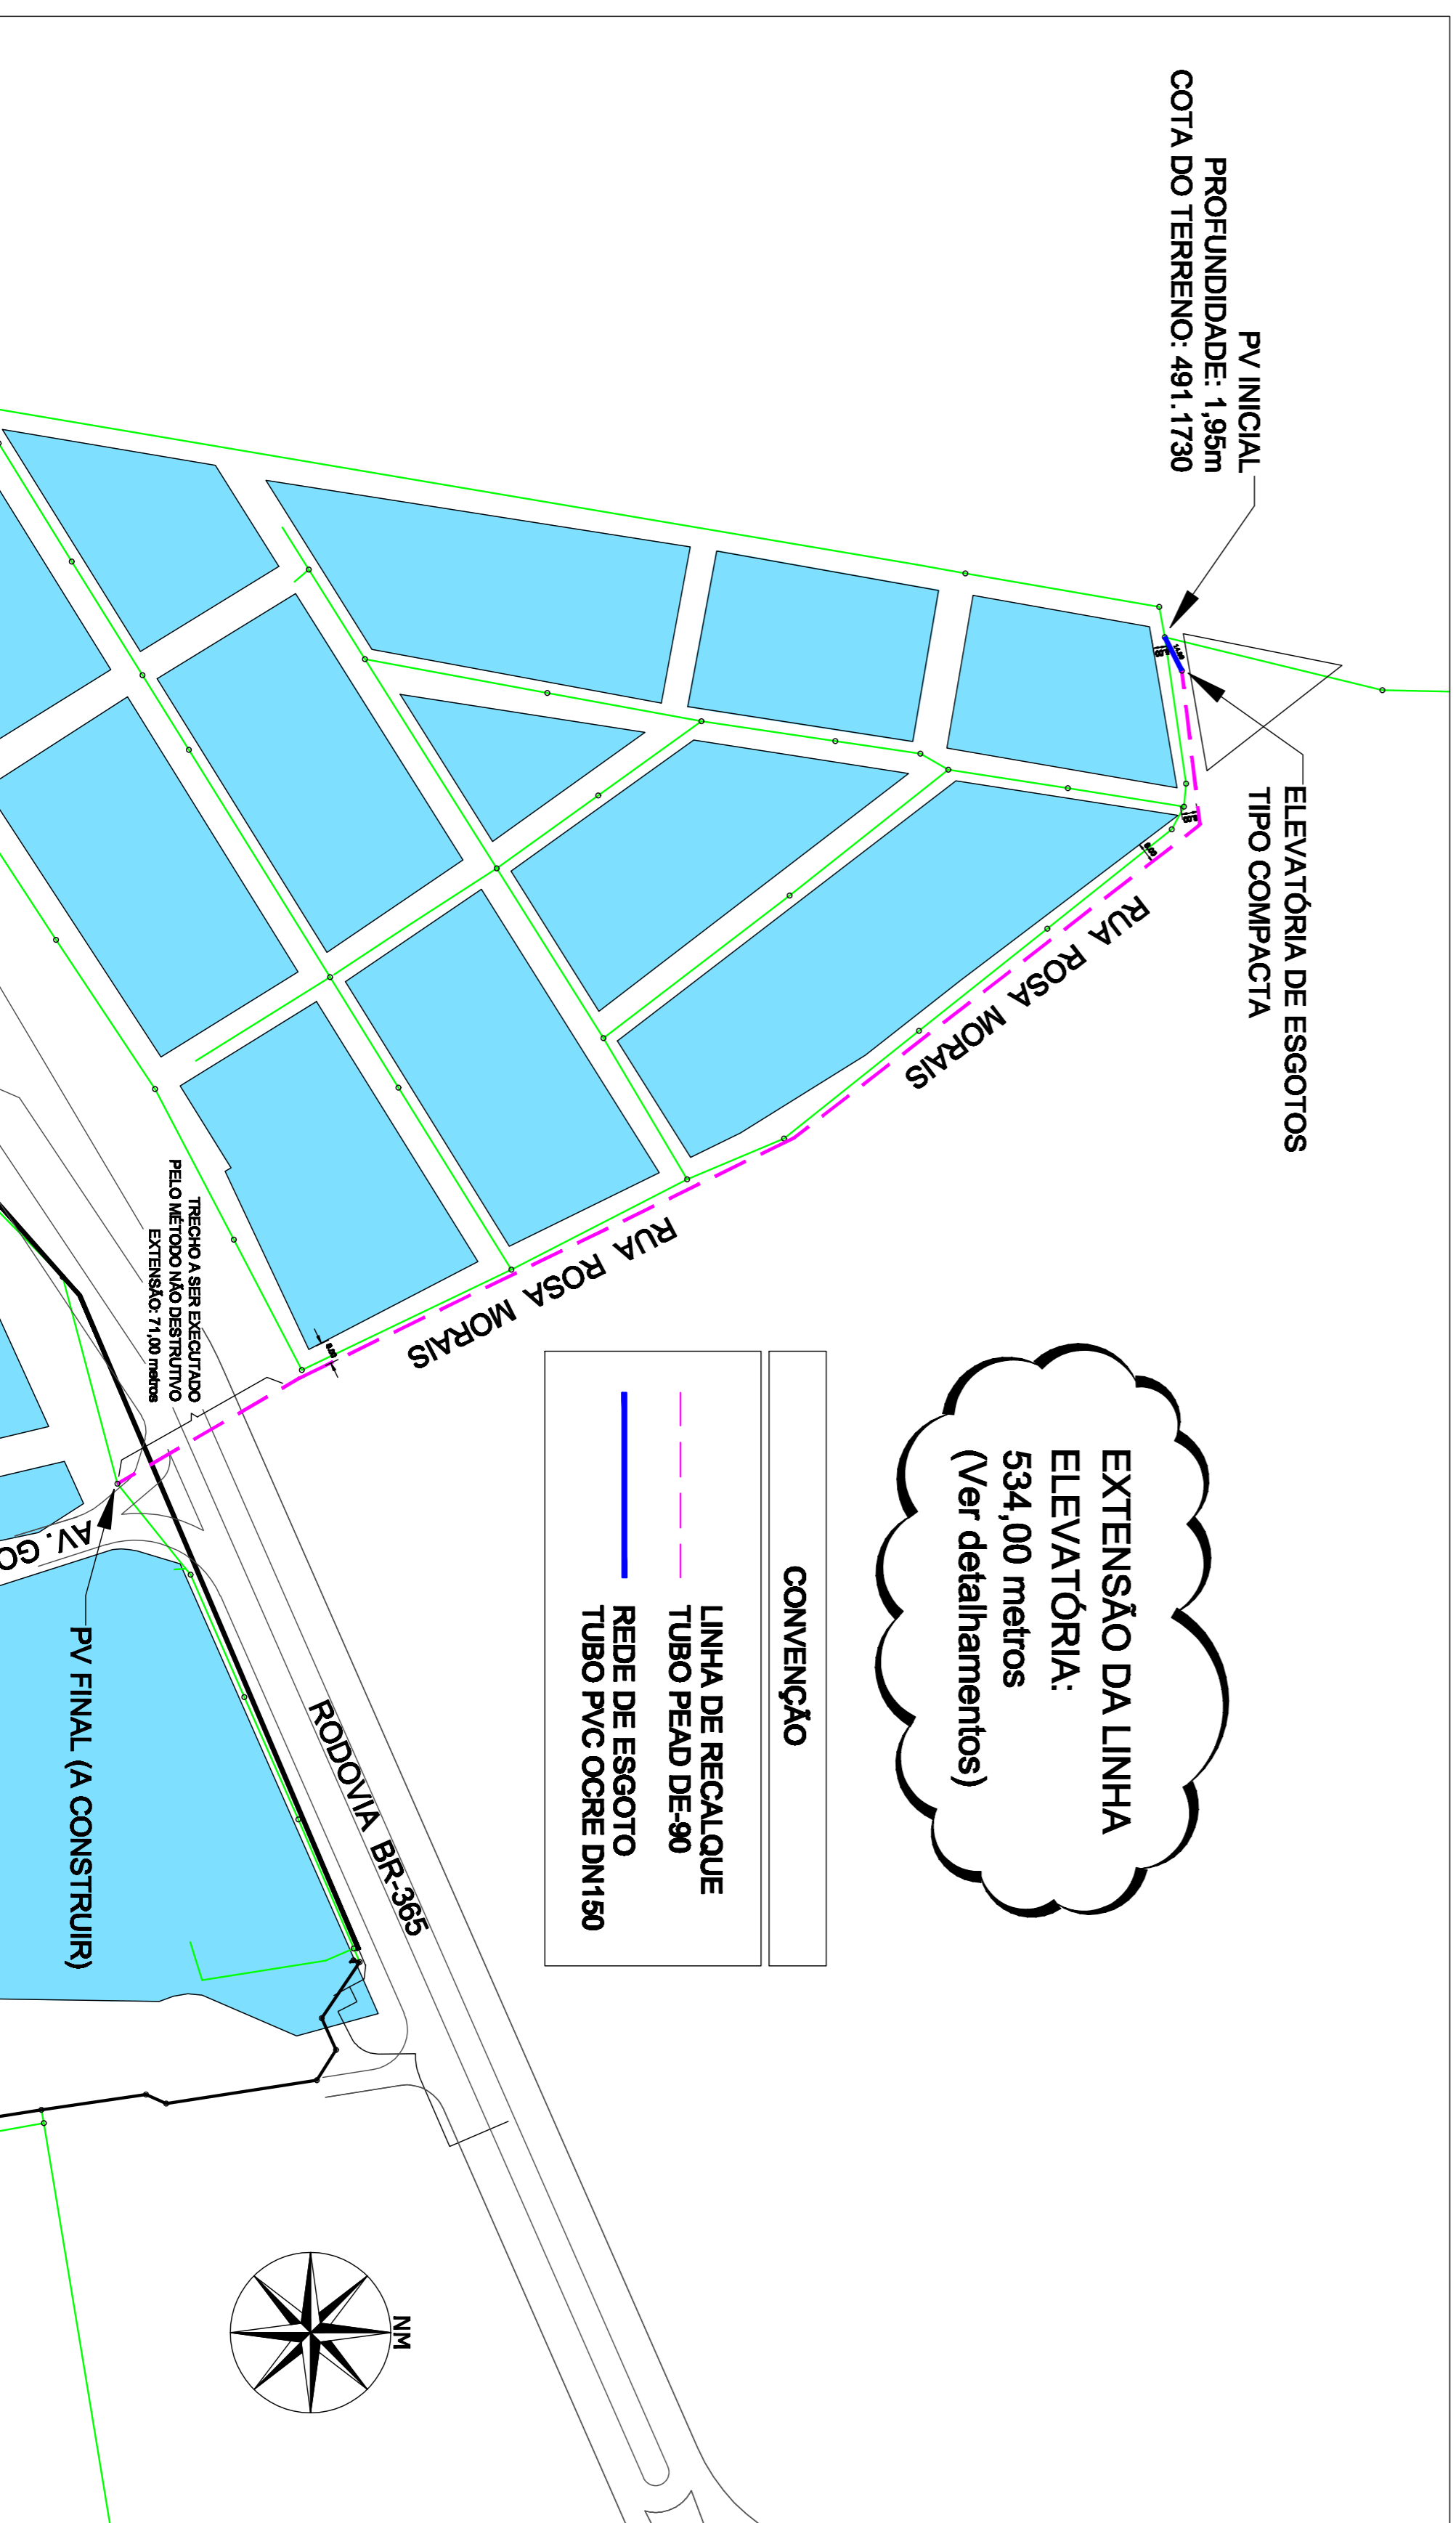

EXTENSÃO DA LINHA ELEVATÓRIA:
534,00 metros
(Ver detalhamentos)

CONVENÇÃO

	LINHA DE RECALQUE TUBO PEAD DE-90
	REDE DE ESGOTO TUBO PVC OCRE DN150

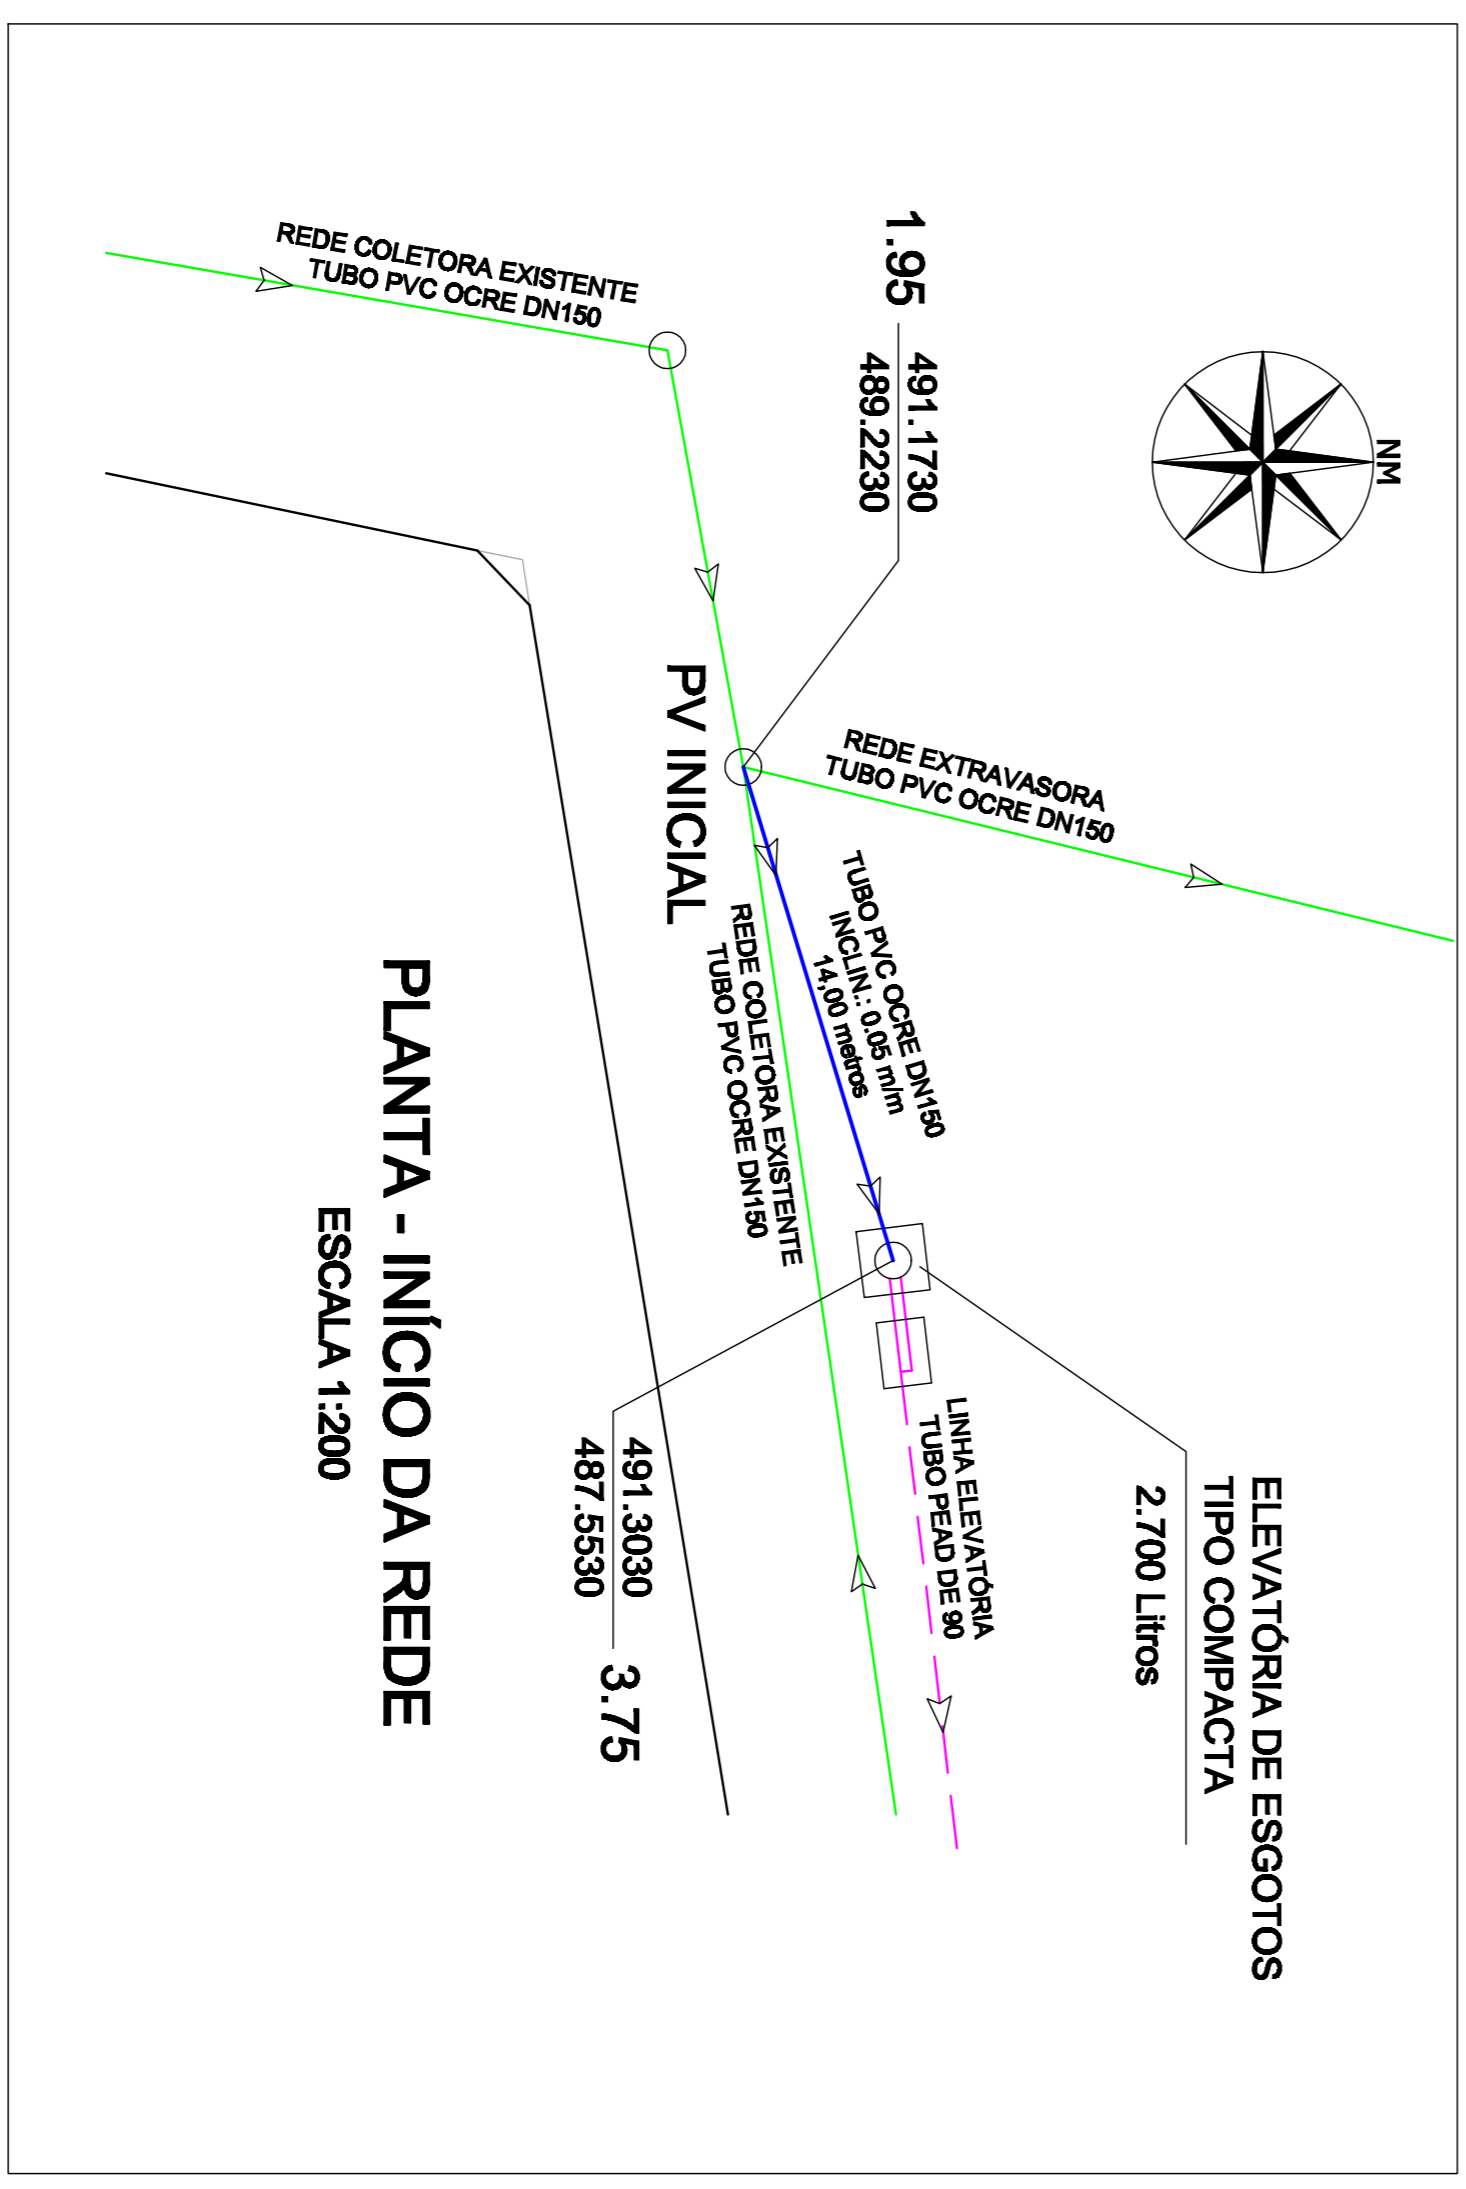

PLANTA - INÍCIO DA REDE
ESCALA 1:200

	TÍTULO	DATA	ARQUIVO
	ELEVATÓRIA DE ESGOTOS	MARÇO/2019	ELEVATÓRIA PARANÁLIA 2019
	PLANTA GERAL, DETALHES DA ELEVATÓRIA E BARRILETE	ESCALA	01-02
	BAIRRO PARANÁLIA	INDICAÇÃO	
Superintendência de Água e Esgoto Órgão administrado pela Prefeitura Municipal Diretor: Valdeir - CPF: 8232000 Márcio - CPF: 8232000 Itulândia - MG	PROJETO	VISTO	
MATHEUS GABRIEL VIANA BARROS CREA: 142222/2019	AUTOR	REVISÃO	1